

~ ZAKRES STUDIUM PRZESTU

MAPA DO CELÓW PROJEKTOWYCH

Skala 1:500

województwo kujawsko-pomorskie
powiat lipnowski
040801_1 Lipno
040801_10010 Lipno
ulica Nieszawska

Mapa do celów projektowych
Nie ma potrzeby przeprowadzania badania słabej jakości grunтовой


Lipno, dnia 27.09.2022 r.
wykonawca:

Urząd Geodezyjny "GALILEUM"
Władysław Ostrowski 27
ul. Światłokowego 27
87-600 Lipno
tel. 501 486 528
NIP: 893-127-15-21 REGON: 341263385

Dokumentacja geodezyjna
zgłoszona pod nr GG 6540 2 1509/20 22
została przyjęta do Powiatowego
Zuradnia Grot. rybnego i Kartograficznego
pod numerem PA108.20.22 4510
w dniu 29.09.2022 r.
Jestem świadomy odpowiedzialności
karniej za złożenie fałszywego oświadczenia.
Wykonawca prac
LEODELA UPRAWNIENIA
Mieszka Fiedorowicz
Nr uidr. 13041

Nie wyklucza się również istnienia
urządzeń podziemnych istniejących
na gruncie a nie zgłoszonych do
biurem geodezyjnych

dz. nr wg adresu
sekcja 6/187.30.14.4.1
PDRGK.6540.2.559.2022
Układ współrzędnych 2000
Poziom odniesienie Koszalin 60

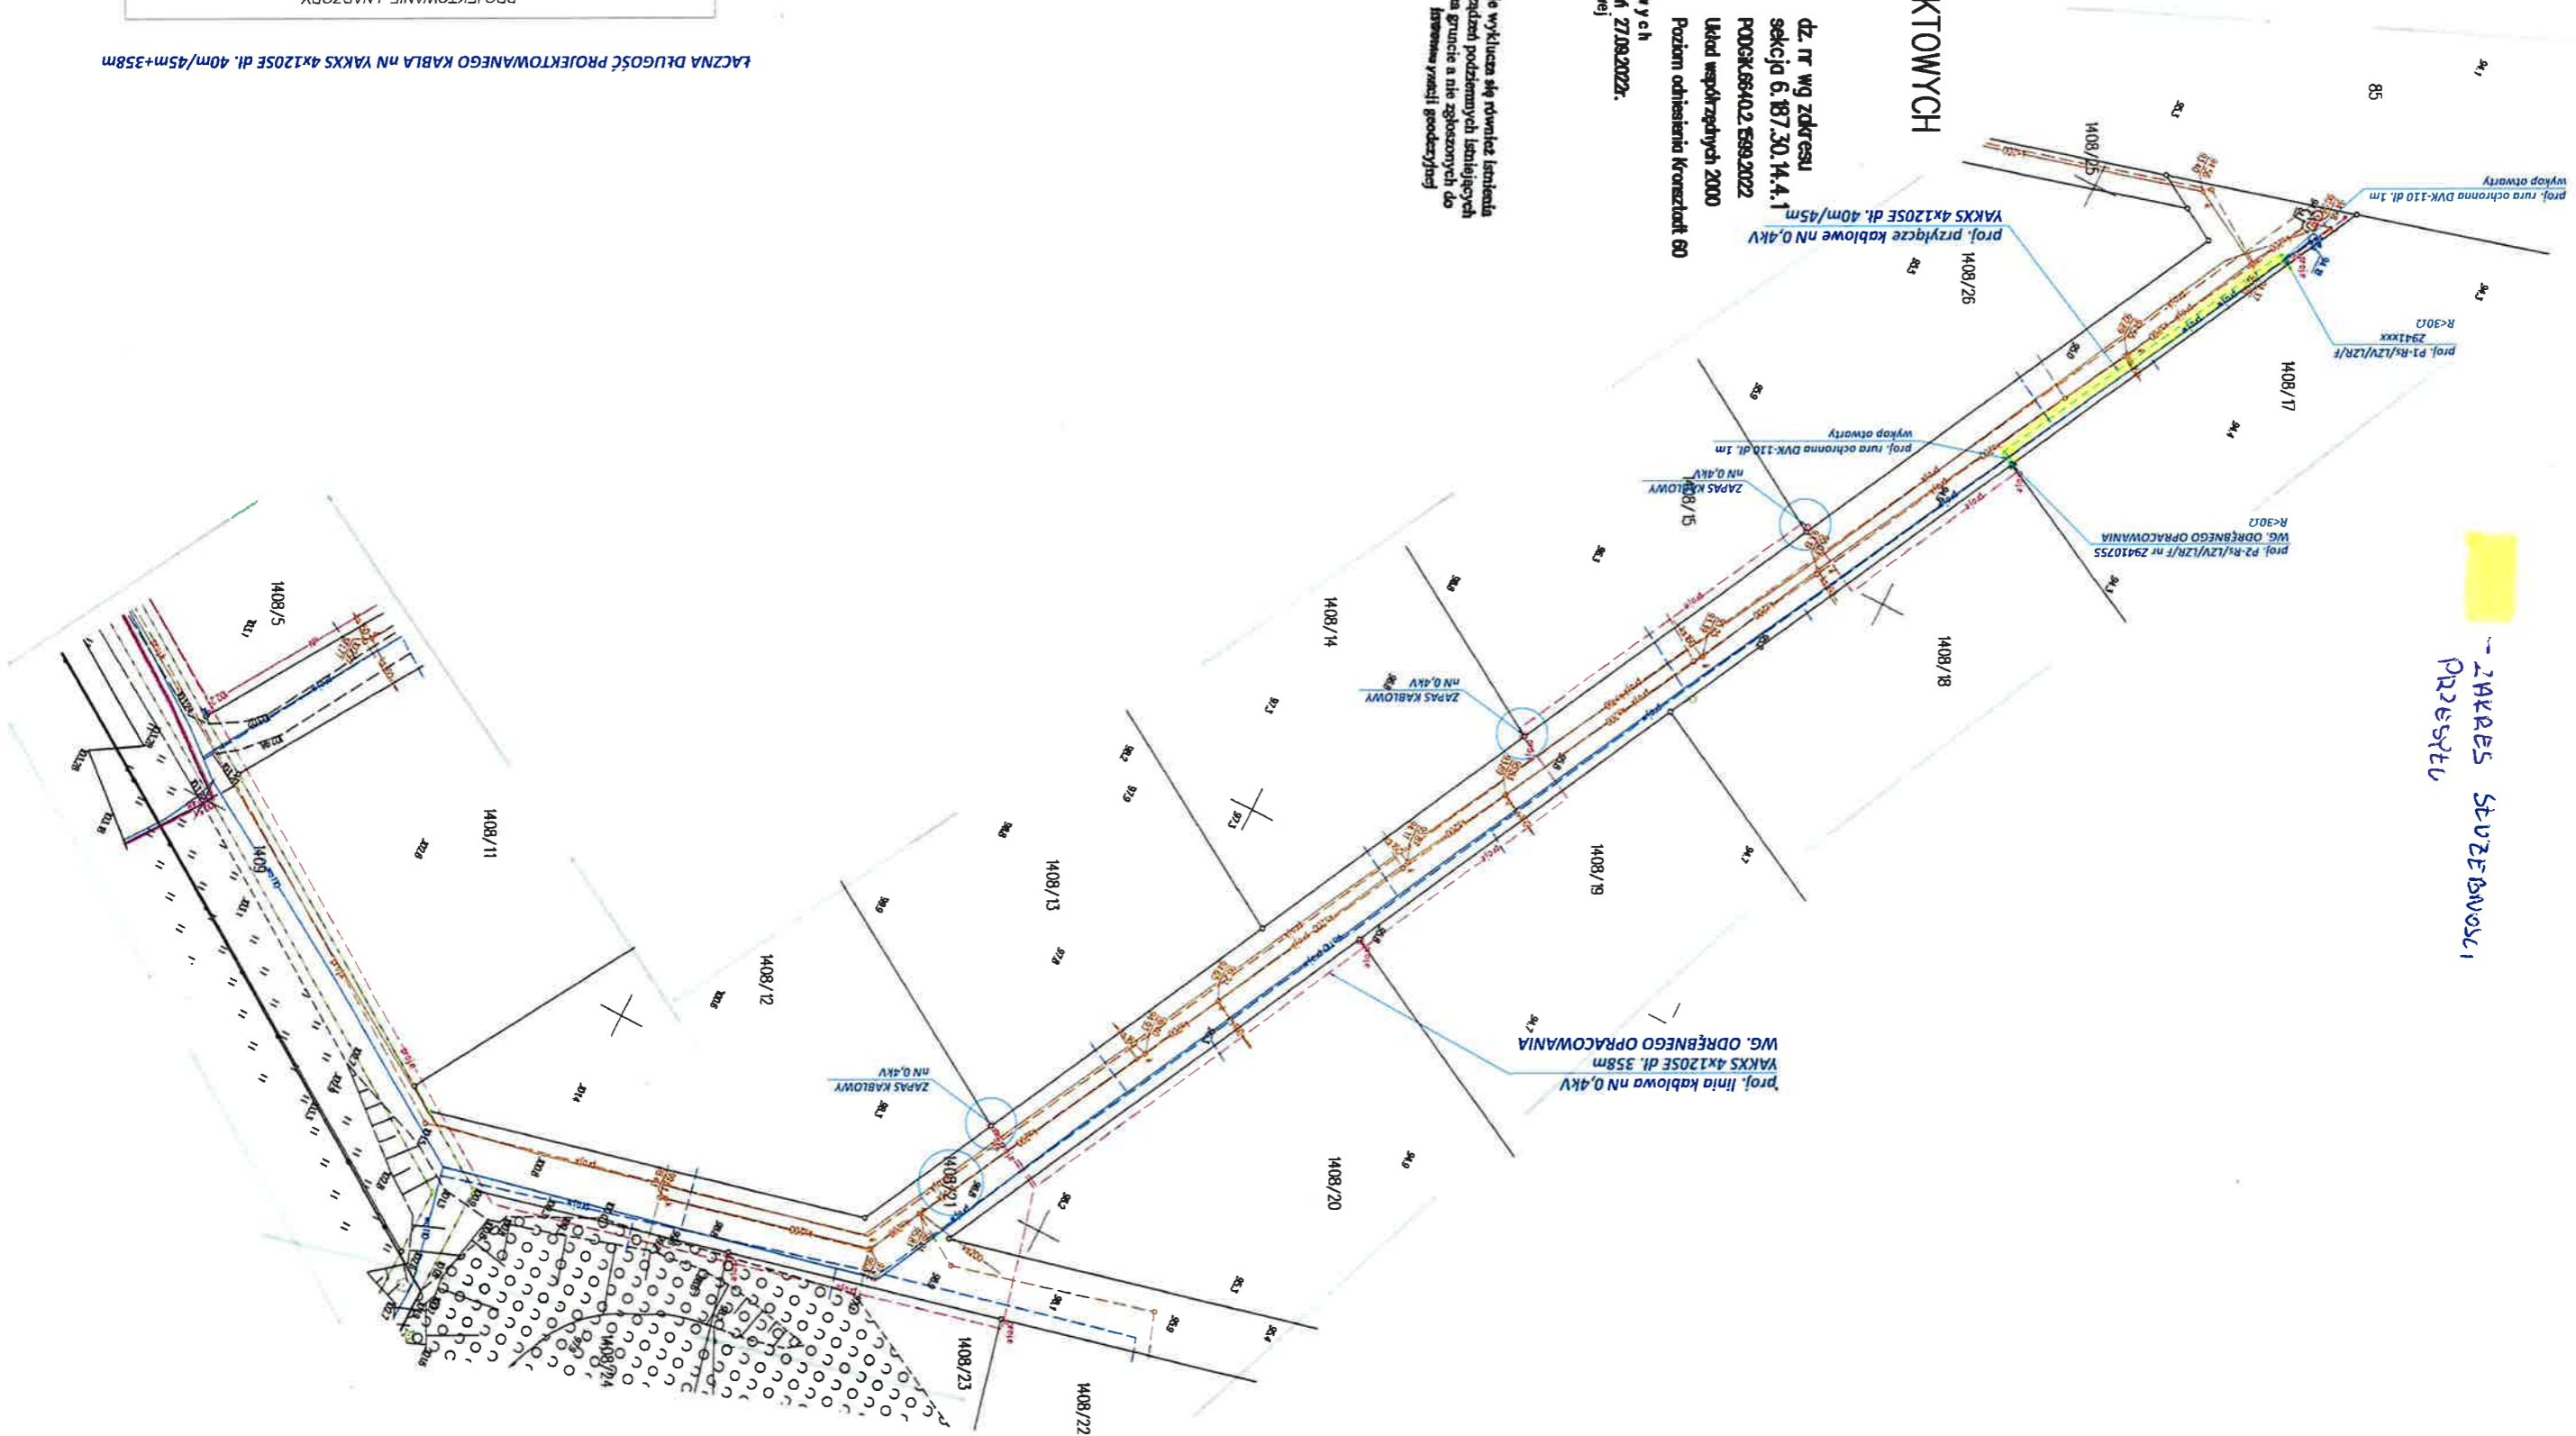

ŁACZNA DŁUGOŚĆ PROJEKTOWANEGO KABLA nN YAKXS 4x120SE dl. 40m/45m+35.8m

mgr inż. Rafał Szarek		Imię i nazwisko projektanta/pracownika	
PROJEKT ZAGOSPODAROWANIA TERENU		Data: październik 2022	
Branża: Elektryczna		Skala: 1:500	
Nr rysunku: E-1		Podpis	
Nazwa inwestycji: Budowa przyłącza kablowego nN			
Adres inwestycji: Lipno ul. Nieszawska m. Lipno, dz. nr 1408/21 obręb [0010] Lipno.			
Jednostka ewid. 040801, 1 Miasło Lipno			
Inwestor: ENERGA-OPERATOR S.A z siedzibą w Gdańsku ul. Gen. Bema 128, 87-100 Toruń			
Odział w Toruniu ul. Gen. Bema 128, 87-100 Toruń			
Projektowanie i nadzory BRANŻA ELEKTRYCZNA Ek-En UL. ZAKOLE 21 87-400 GOLUB - DOBRZYŃ Tel. 501 688 439 e-mail: rafal.szarek@wp.pl			