


1410/9

ZAKRES SERWISOWANIA PRZESYŁU

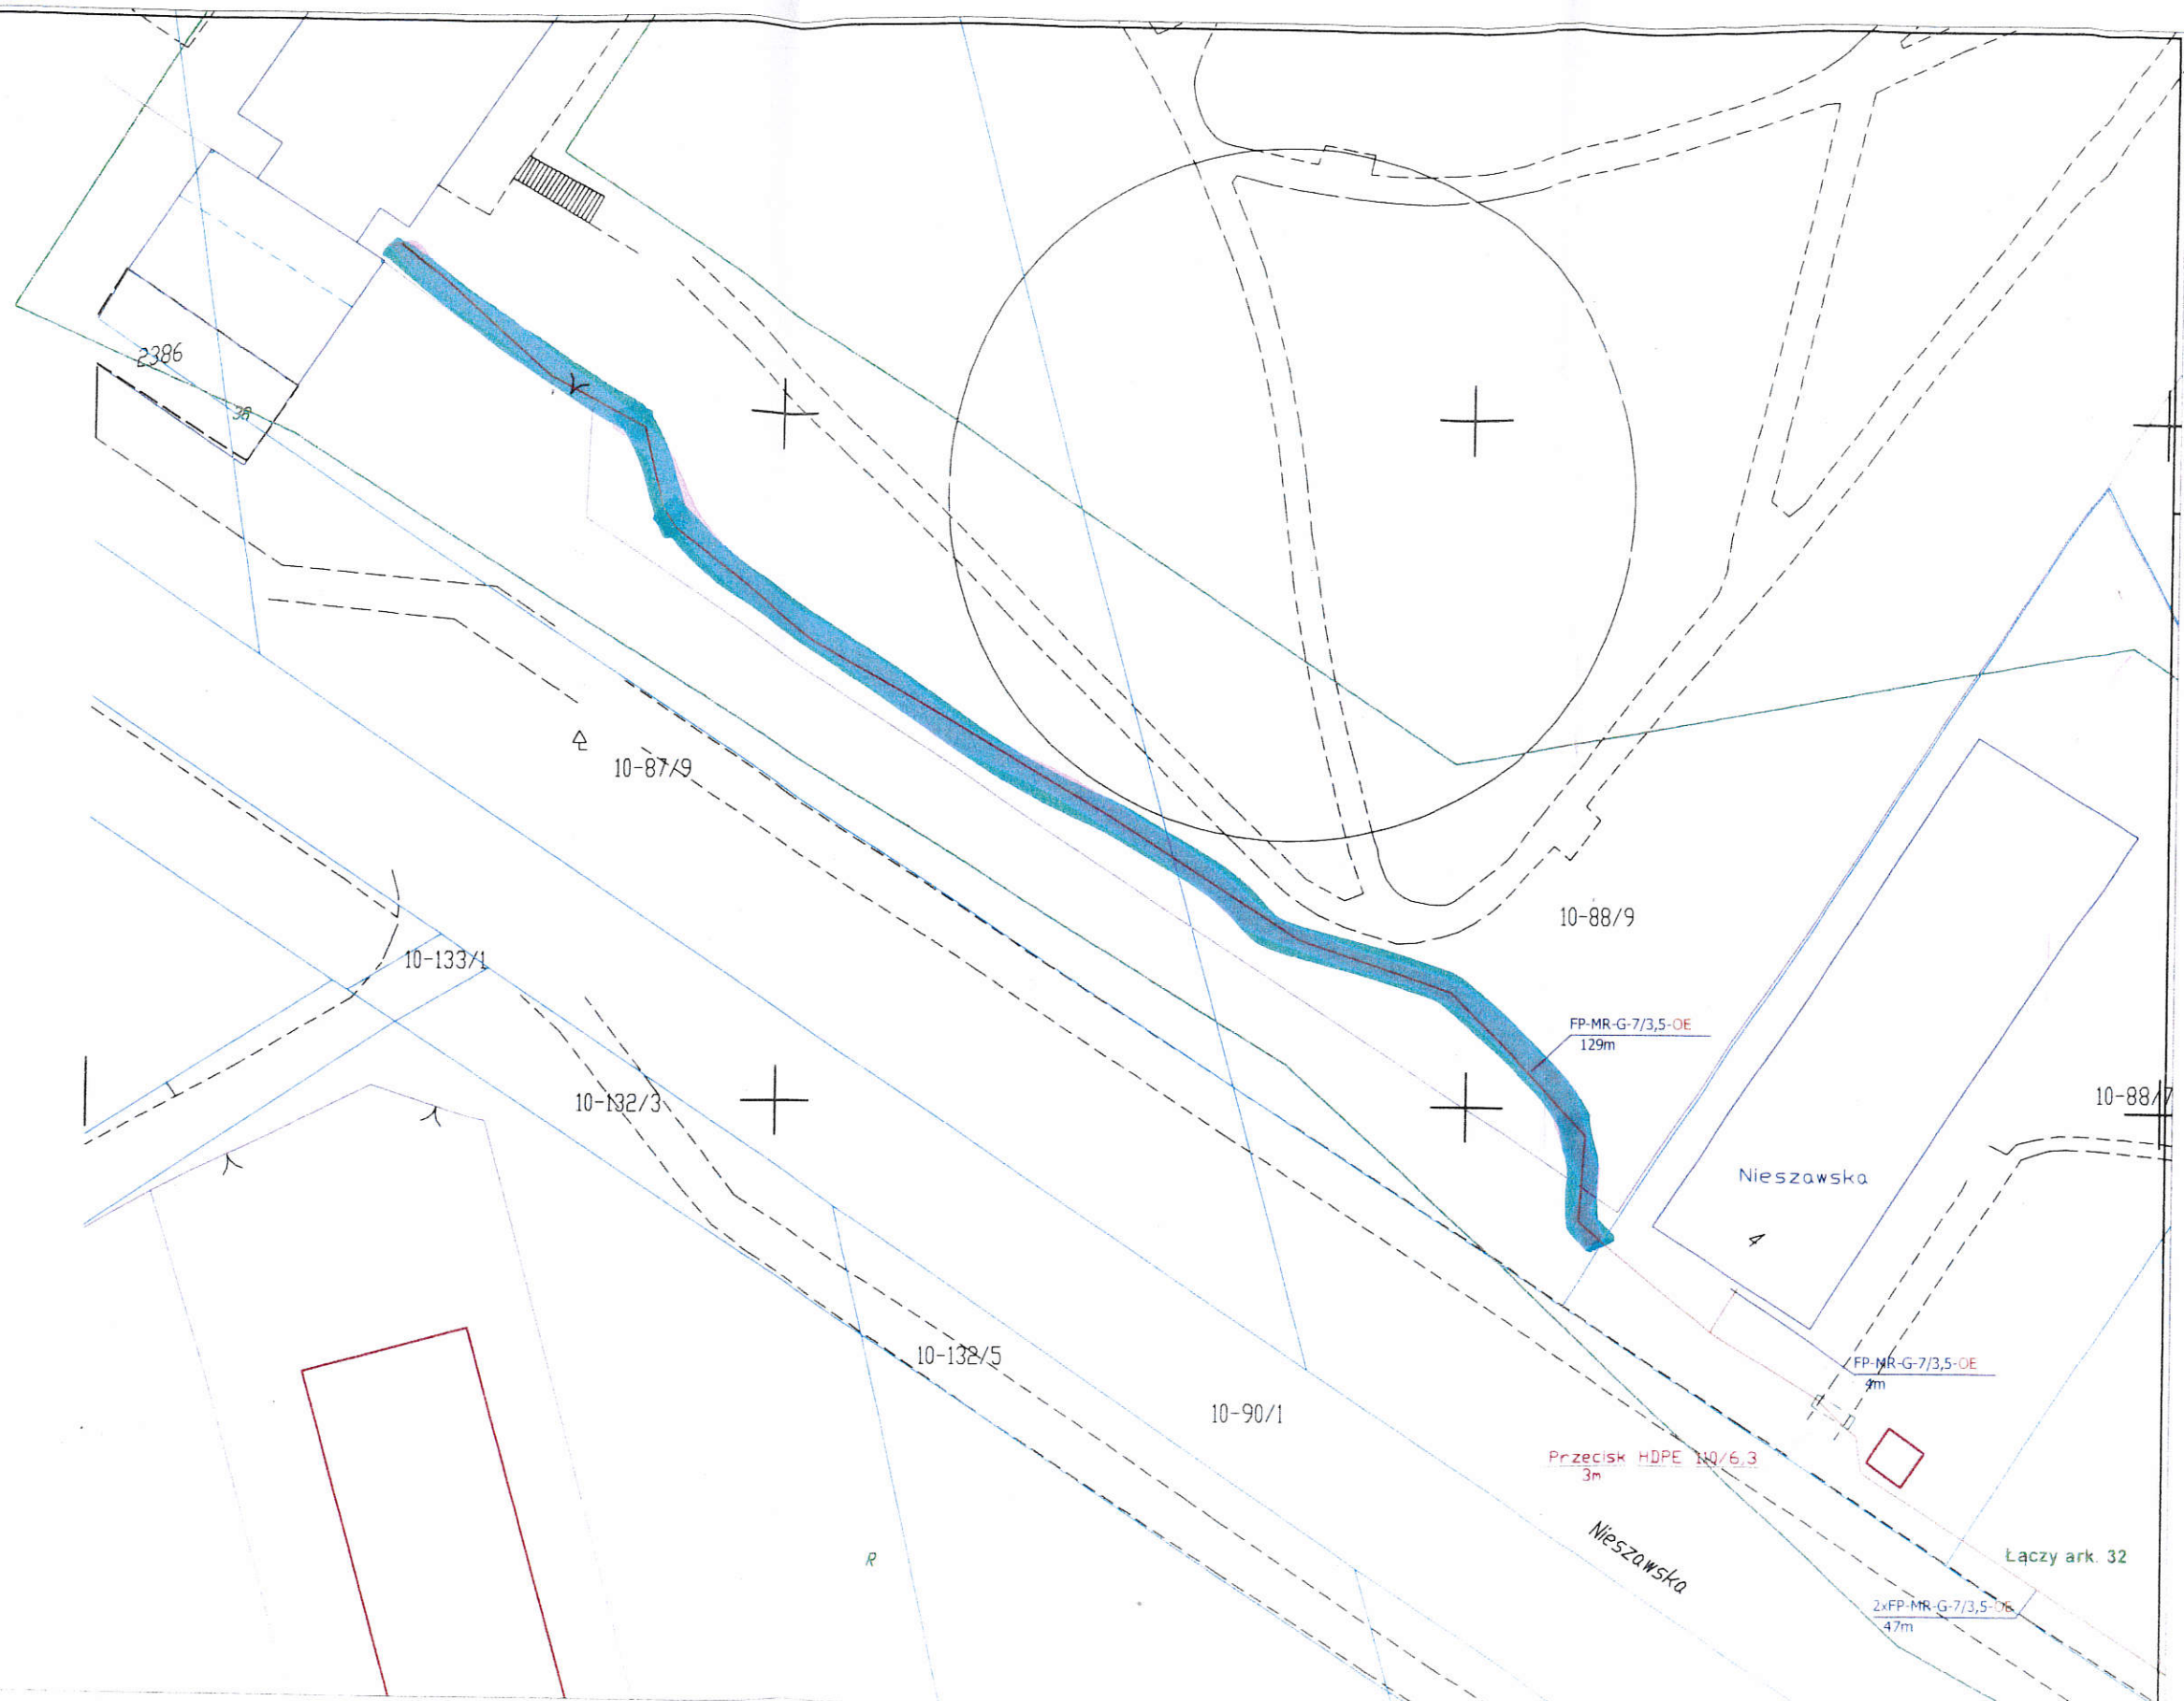

- LEGENDA:**
- projektowana zewnętrzna szafa telekomunikacyjna (OLT)
  - projektowana studnia kablowa typu SKR-1
  - projektowana studnia kablowa typu SK-1
  - projektowana telekomunikacyjna przelącznica stupkowa typu 3F
  - projektowana telekomunikacyjna przelącznica szafkowa typu MARS
  - projektowana mufa światłowodowa (złącze)
  - projektowana mikrokanalizacja teletechniczna
  - projektowana mikrokanalizacja teletechniczna w dzierżawionej kanalizacji Orange Polska S.A.
  - projektowany przecisk / przewiert sterowany

Nazwa ob. bud.: Budowa sieci FTTH na terenie miasta Lipno w województwie kujawsko-pomorskim		Inwestor: Levnet Sp z o.o. ul. Perseusza 4 80-299 Gdańsk		Wykonawca projektu: <b>Levnet</b> Levnet Sp z o.o. ul. Perseusza 4 80-299 Gdańsk	
Lokalizacja ob. bud.: m. Lipno		Data:	Podpis:	Plan zagospodarowania terenu w m. Lipno <i>Anna Smużewska</i> Przewodnicząca Rady	
Zespół autorski:		09.2015			
mgr inż. Jacek Romanowski		Data:	Podpis:		
mgr inż. Tomasz Lassota		09.2015		Skala: 1:500	ARK. NR 31/53
					RYS. NR 1