


PIĘTRO
ZESAWIENIE POMIĘSZCZEŃ

- 201 - KOMUNIKACJA-POCZEKALNIA
- 202 - KOMUNIKACJA-POCZEKALNIA2
- 203 - GABINET PSYCHOLOGA 1
- 204 - GABINET PSYCHOLOGA 2
- 205 - GABINET PSYCHOLOGA 3
- 206 - GABINET PSYCHOLOGA 4
- 207 - GABINET DORADCY ZAWODOWEGO
- 208 - POKÓJ SOCJALNY
- 209 - KUCHENKA
- 210 - KOMUNIKACJA
- 211 - SANITARIAT OGÓLNO-DOSTĘPNY
- 212 - SANITARIAT PERSONELU
- 213 - BIURO
- 214 - SEKRETARIAT
- 215 - DYREKTOR
- 216 - GABINET PSYCHOLOGA
- 217 - SCHODY-EWAKUACJA

- OZNACZENIA
- Przewód kanalizacyjny
 - Trasa projektowanej instalacji wodociągowej
 - Trasa projektowanej instalacji c.o.

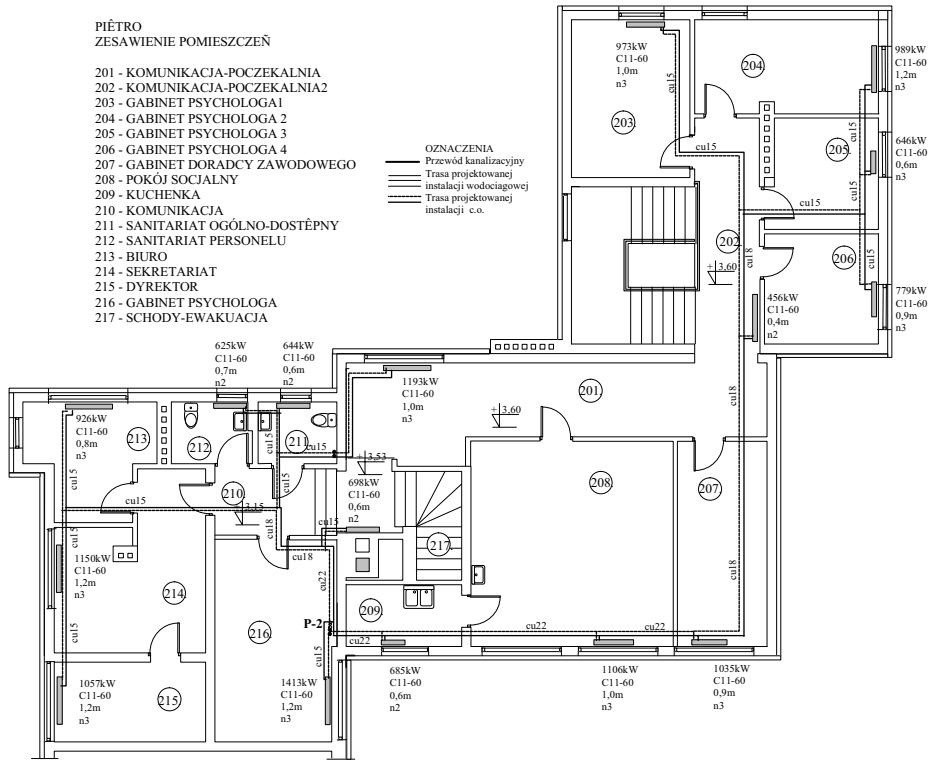

Tytuł:	Instalacja centralnego ogrzewania-rzut piętra	Rys. nr 14.
Obiekt:	Remont i rozbudowa Poradni Psychologiczno - Pedagogicznej w Lipnie	Skala 1 : 100
Adres:	Plac 11-go listopada 9 dz. nr 2268/5	Data: 20.05.2011r.
Investor:	Starostwo Powiatowe w Lipnie	Podpis:
Projektant:	Oleńdzki Andrzej Upr. proj. nr ABU-IX-8386-1/125/88Wk specjalność: instalacyjno-inżynierska w zakresie instalacji i sieci sanitarnych	Podpis:
Kreślił: asystent projektanta	Wronczewski Krzysztof upr nr UA-V-7342/5/38/92 Wk. specjalność: instalacyjno-inżynierska w zakresie instalacji sanitarnych	Podpis: