


76

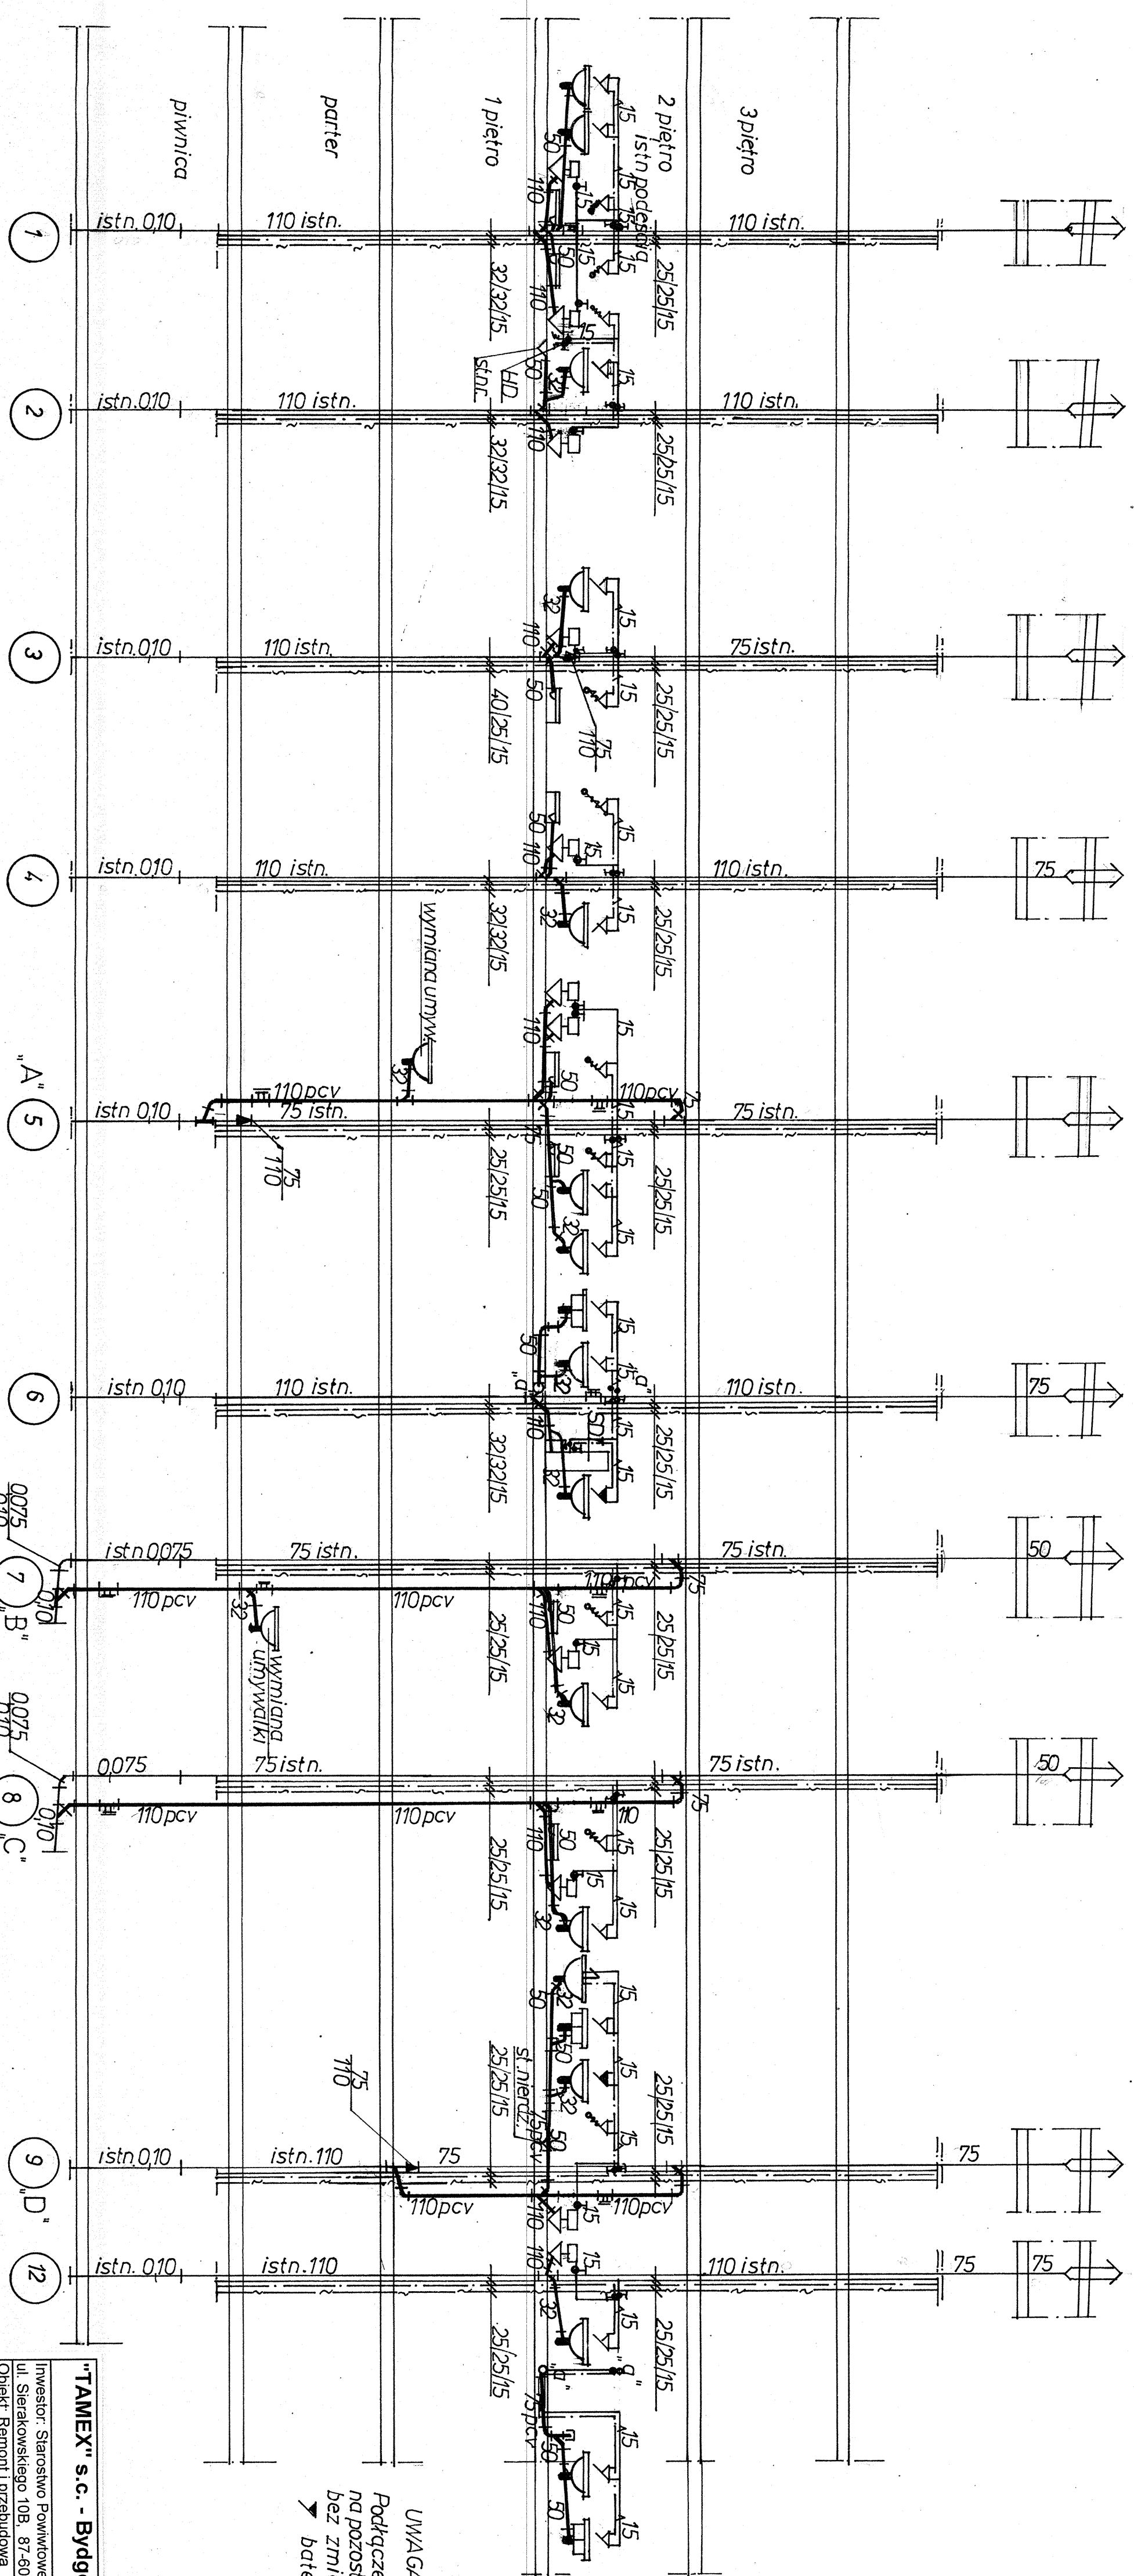

ROZWINIĘCIE PIONÓW Z PODŁĄCZENIAMI NA 2 PIĘTRZE - STRONA LEWA

"TAMEX" s.c. - Bydgoszcz

Investor: Starostwo Powiatowe w Lipnie.
 ul. Sierakowskiego 10B, 87-600 Lipno.
 Obiekt: Remont i przebudowa
 Szpitala - Oddz. Wew. łóżkowy
 ul. Niezawska 6, Lipno.
 Treść rysunku: Rozwinięcie
 instalacji wod-kan.

UWAGA:
 Podłączenia do pionów
 na pozostających kondygnacjach
 bez zmian.
 ▶ bateria umywalkowa bezdotykowa

P.B.	Instal.	5	6
Skala 1:100	FAZA	BRAN	Rys. Ilość
Projektował:	Inż. W. Szymendera-Krawiec		
Upr. GT. III	7210/262/77 spec. instal-hnz		
Sprawił:	Inż. S. Kopczyński		
Upr. UAN-KZ	7210/323/88 spec. instal-hnz		